


SEZIONE X-X
scala 1:100

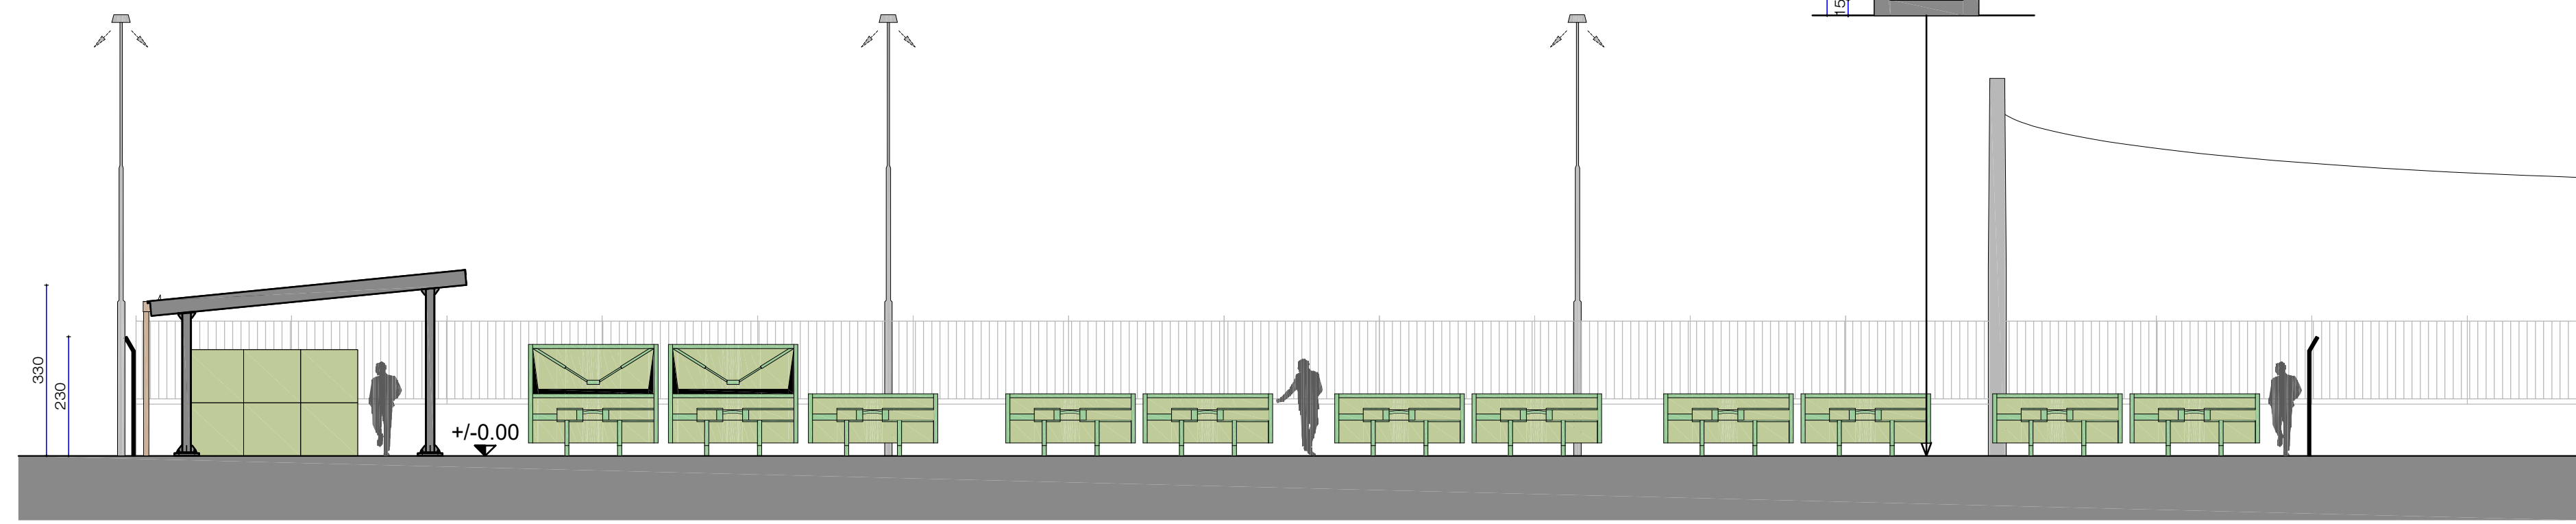

LEGENDA SISTEMA DRENAGGIO
ACQUE REFLUE

- Caditoia 50x50 cm, D400
- Pozzetto 60x60 cm, con chiusini Ø60 cm, D400
- Pozzetto 60x60 cm, con caditoia 50x50 cm, D400
- Pozzetto sifone/braga/ispezione, tipo Firenze 60x60 cm, con chiusino Ø60 cm, D400
- Pozzetto di campionamento 60x60 cm, con chiusino Ø60 cm, D400
- Condotta fognaria

LEGENDA SISTEMA DRENAGGIO
ACQUE METEORICHE

- Caditoia 50x50 cm, D400
- Pozzetto 60x60 cm, con chiusini Ø60 cm, D400
- Pozzetto 60x60 cm, con caditoia 50x50 cm, D400
- Pozzetto ispezione e campionamento, 60x60 cm, con chiusino Ø60 cm, D400
- Condotta fognaria

LEGENDA ACQUEDOTTO

- Pozzetto contatore
- Tubazione interrata idropotabile
- Tubazione interrata irrigazione
- Pozzetti ispezione

LEGENDA IMPIANTO ELETTRICO

- Quadro elettrico generale
- Spira per apertura sbarra
- Pozzetto tipo elettrico senza fondo
- Cavidotto per Linea elettrica
- Sbarra automatica
- Semaforo

TABELLA RIFIUTI IN INGRESSO

AREE	ID	TIPOLOGIA	CER	Operazioni R13 D15	Volume Autorizzato (mc)
PIATTAFORMA IN CLS. : 373mq	A	Imballaggi in plastica	150102	X	12,00
	B	Imballaggi in carta e cartone	150101	X	12,00
	C	Materiali inerti	170904	X	12,00
	D	Rifiuti ingombranti	200307 150106	X	24,00
	E	Materiali ferrosi	200140 150104	X	24,00
	F	Legno	200138 150103 170201	X	24,00
	G	Scarti vegetali (verde e ramaglie)	200201	X	24,00
TETTOIA : 86mq	H	Prodotti e contenitori T o F - spray	200127* 200128 150111* 150110* 200113*	X X	3,00
	I	Cartucce esauste di toner	080318 080317* 160216	X	1,00
	L	Farmaci scaduti	200132 200131*	X	1,00
	M	Oli vegetali	200125	X	1,00
	N	Batterie e pile	200134 200133*	X	1,00
	O	Apparecchiature elettroniche - R.4	200136 160214	X	2,00
	P	Televisori e monitor - R.3 Raee	200135* 200136	X	3,00
	Q	Lampade a scarica - R.5 Raee	200121*	X	2,00
	R	Frigoriferi/congelatori - R.1 Raee	200123*	X	6,00

COMUNE: OZZERO (MI)

OGGETTO: REALIZZAZIONE CENTRO RACCOLTA RIFIUTI
(in via Galvani - località Soria - Ozzero - MI)
PIANTA A QUOTA 0.00 - SEZIONE TIPOLOGICA
SOTTOSERVIZI - PARTICOLARI COSTRUTTIVI - LAY OUT

COMMITTENTE: Consorzio dei Comuni dei Navigli
via Cesare Battisti n. 2
20800 - Albairate (MI)

PROGETTO: VARIANTE

IL TECNICO : dott. ing. Paolo PICCIOLI CAPPELLI
corso Novara 16 - 27029 - Vigevano (PV)
tel fax: 0381-82590 - studio.sapica@gmail.com

SCALA: indicata

DATA: ottobre 2018

AGG: aprile 2020

AGG:

TAV. 2 ARCH.